


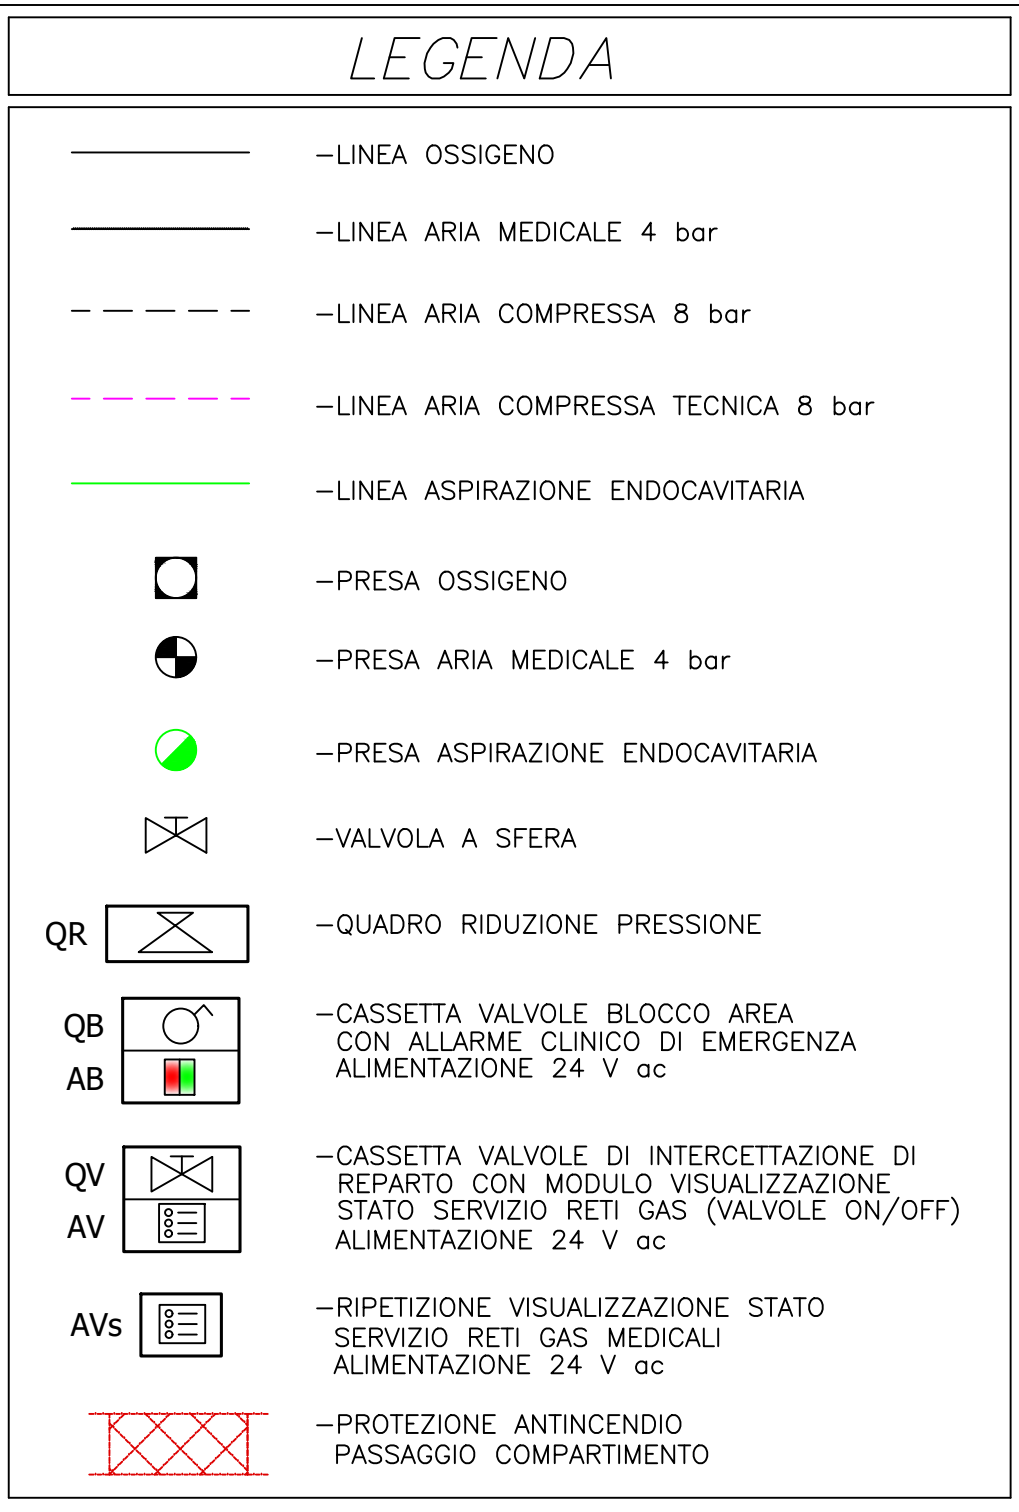

AZIENDA OSPEDALIERA UNIVERSITARIA DI FERRARA

**COMPLETAMENTO DELLA NUOVA SEDE DELL'ARCISPEDALE
SANT'ANNA IN CONA (FE)
TRAMITE CONCESSIONE DI PROGETTAZIONE DEFINITIVA ED
ESECUTIVA, COSTRUZIONE E GESTIONE**

PROGETTO ESECUTIVO

OSSIGENO

ARIA MED.

VUOTO

OSSIGENO

ARIA MED.

VUOTO

modulo stato di servizio reti
per moduli in cassetta
valvole di comparto

ALIMENTAZIONE:
24 V ac

ARIA TECN.

OSSIGENO

ARIA MED.

VUOTO

ARIA TECN.

OSSIGENO

ARIA MED.

VUOTO

modulo dotato di servizio reti
per moduli a cassetta
visuale in computer

ALIMENTAZIONE:
24 V ac.

The diagram illustrates the internal structure of a vertical air conditioning unit, divided into three horizontal sections. Each section contains a set of components connected by vertical lines, representing the flow of air or refrigerant. The top section is labeled 'OSSIDENO' on both sides. The middle section is labeled 'ARIA MED.' on both sides. The bottom section is labeled 'VUOTO' on both sides. The components include various valves, pipes, and electrical controls, with some sections showing a fan or motor assembly.

The diagram illustrates the four stages of the vacuuming process, arranged vertically within a rectangular frame:

- OSSIGENO** (Oxygen): The top stage, showing a complex arrangement of pipes and valves with multiple circular components.
- ARIA MED.** (Medium Air): The second stage, showing a similar but slightly simplified arrangement of components.
- ARIA TECN.** (Technical Air): The third stage, showing a further simplified arrangement with fewer components.
- VUOTO** (Vacuum): The bottom stage, showing the simplest arrangement with a single circular component and a few connecting pipes.

In presenza di giunti strutturali verranno posizionati dei tratti di tubazioni opportunamente sagomati a compensazione di eventuali spostamenti degli edifici.

Floor plan of the second floor of the building. The plan shows various rooms and their dimensions:

- 10/14
- 11/14
- 12/14
- 13/14
- 14/14
- 1/14
- 2/14
- 3/14
- 4/14
- 5/14
- 6/14
- 7/14
- 8/14
- 9/14

Concessionaria: PROG.ESTE Spa Affidataria lavori per progettazione e costruzione: CONSORZIO SCA		
IMPRESE COSTRUTTRICI E GESTIONALI		PROGETTISTI
CMB - Carpi (MO)-Mandataria- COOP. COSTRUZIONI - BO CMR - Filo d'Argenta (FE) CIAB - Bologna SINTECO - Ferrara BUSI IMPIANTI - Bologna SINTEXCAL - Ferrara Ing.SARTI G.&C. - Poggio R. (FE) TUBI COSTRUZIONI - Ferrara DALVA - Ferrara DS MEDICA Srl - PROGETTAZIONE ED ESECUZIONE IMPIANTI GAS MEDICALI	SIRAM - Milano HERA - Cassana (FE) PETROLIFERA Estense - Ferrara CIDAS - Copparo (FE) C.I.R. - Reggio Emilia SERENISSIMA RIST. - Vicenza COOPSER - Ferrara COOP SERVICE - Cavriago (RE) SERVIZI ITALIA - Castellina di S. Impresa BERTONCELLI - FE	PROGETTAZIONE ARCHITETTONICA NUOVE COSTRUZIONI E CONSOLIDAMENTO GENERALE DELLA PROGETTAZIONE STUDIO ALTIERI S.p.A. - Thiene (VI) Responsabile tecnico della progettazione Arch. Mario Delia Codice concessione: H0387PE PROGETTAZIONE ARCHITETTONICA DELLE RISTRUTTURAZIONI E PROGETTAZIONE STRUTTURALE STS Servizi Tecnologie Sistemi S.p.A. - Bologna Responsabile tecnico della progettazione Arch. Eugenio Andruzzi Codice concessione: 051122 PROGETTAZIONE IMPANTISTICA S.T.E.P. S.r.l. - Ferrara Responsabile tecnico della progettazione Ing. Aldo Alberto Tulli Codice concessione: 8418 PROGETTAZIONE DELLE ILLUMINAZIONI E PROGETTAZIONE STRUTTURALE U.T.E.CO. - Ferrara Responsabile tecnico della progettazione Arch. Tullio Pignatelli Codice concessione: 050112
Rev. Data Descrizione	CONSORZIO CONCA DS MEDICA SRL	
01 14/07/2011 AGGIORNAMENTO PER AS BUILT	Verifica Approvaz. Verifica Approvaz. Rotolito	P. Cepparelli S. Spazzone F. Dainassi
Determinazione:		
IMPIANTI GAS MEDICALI Bl. 14-15 a quota +0.00 - Radioterapia		
Codice elaborato: B H T X M 3 6 1 2 0		Codice concessione: 112801F73
FILE:		SCALA: 1:100 FORMATO: