



AREE OGGETTO DI VARIANTE RISPETTO A PRATICA N° 69042, PROTOCOLLO 3895/2004

AREA NON OGGETTO DELL' APPALTO

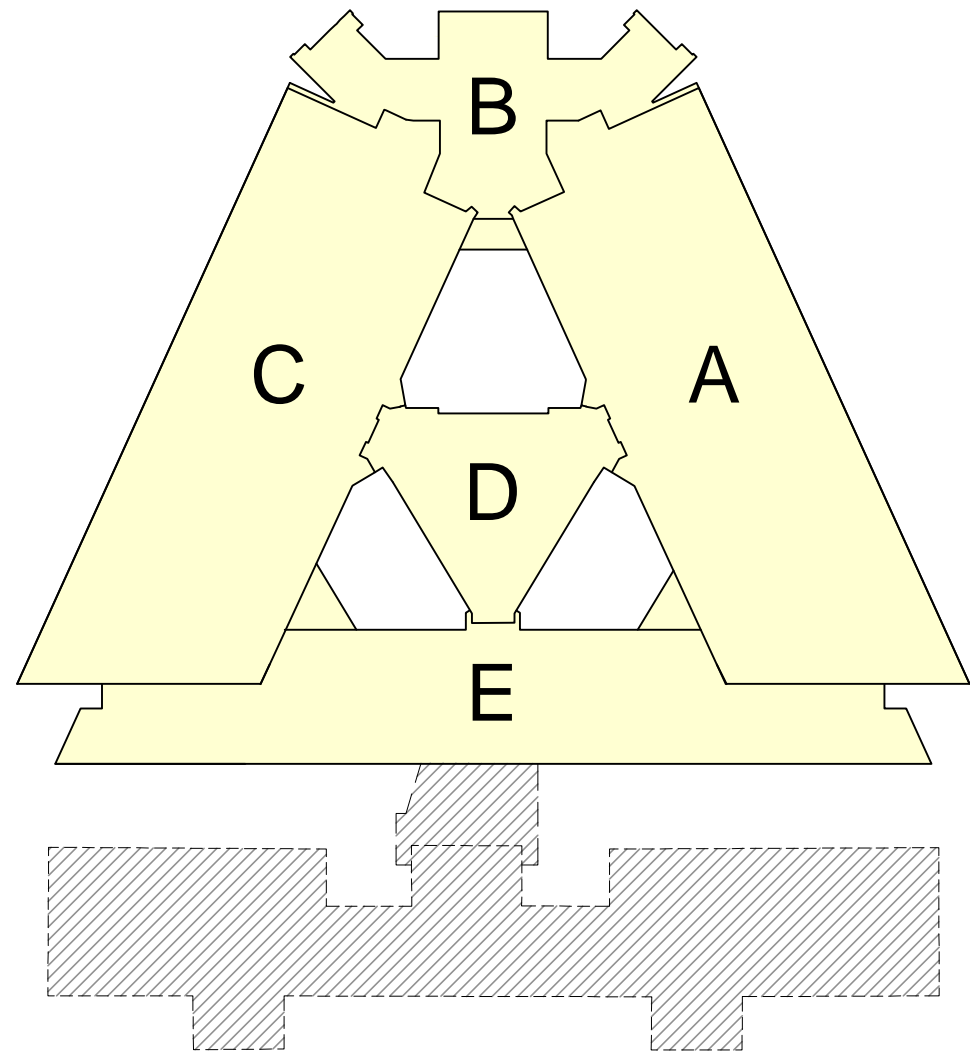

PIANTA CHIAVE ALI FABBRICATO

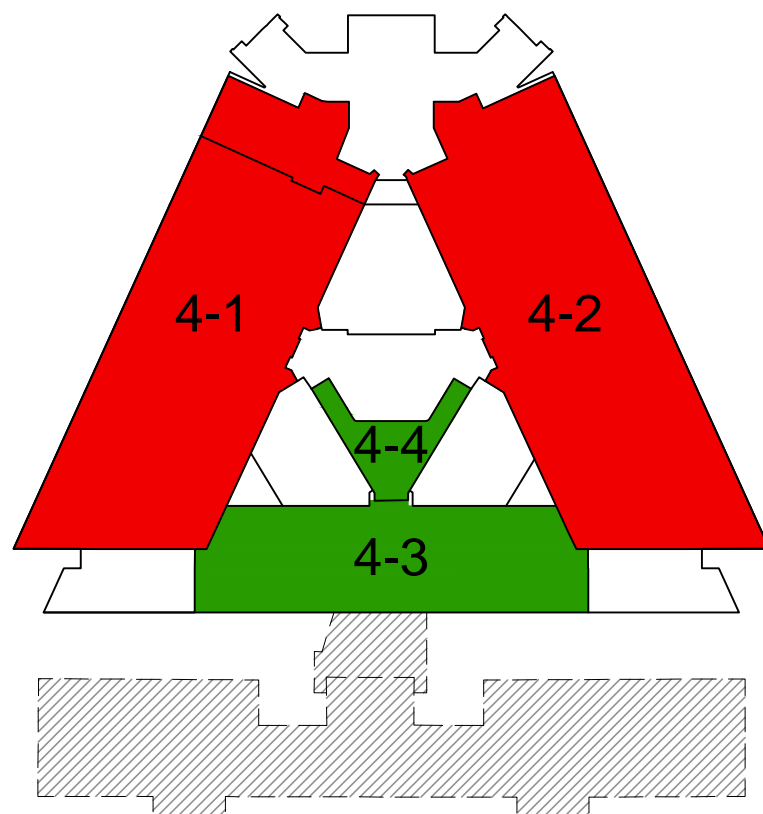

TIPO D - AREE DESTINATE A RICOVERO IN REGIME OSPEDALIERO E/O RESIDENZIALE NONCHÉ AREE ADIBITE AD UNITÀ SPECIALI (TERAPIA INTENSIVA, NEONATOLOGIA, REPARTO DI RIANIMAZIONE, SALE OPERATORIE, TERAPIE PARTICOLARI, ECC.);

TIPO E - AREE DESTINATE AD ALTRI SERVIZI PERTINENTI (UFFICI AMMINISTRATIVI, SCUOLE E CONVITTI PROFESSIONALI, SPAZI PER RIUNIONI E CONVEGNI, MENSA AZIENDALE, SPAZI PER VISITATORI INCLUSI BAR E LIMITATI SPAZI COMMERCIALI).

DESTINAZIONE AREA	CLASSIFICAZIONE TIPO AREA	NOME COMPARTIMENTO	SUPERFICIE COMPARTIMENTO
SALE OPERATORIE	D	4-1	1000
SALE OPERATORIE	D	4-2	997
STUDI - UFFICI	E	4-3	460
ATRIO - ATTESA	E	4-4	100

LEGENDA COMPARTIMENTAZIONI E VIE DI ESODO

SIMBOLO	DESCRIZIONE
	BANCHI FINESTRE 01-90
	STRUTTURA TAGLIAFUOCO REI 120
	PORTA RESISTENTE AL FUOCO REI 120
	DISTANZA DI SICUREZZA
	PERCORSO DI USCITA ORIZZONTALE
	PERCORSO DI USCITA VERSO L'ALTO
	PERCORSO DI USCITA VERSO IL BASSO
	USCITA DI SICUREZZA
	INGRESSO DOTATO DI APERTURA AUTOMATICA
	MONTALETTOGGIO UTILIZZABILE IN CASO DI INCENDIO

LEGENDA IMPIANTI ELETTRICI E SPECIALI

SIMBOLO	DESCRIZIONE
	LAMPADA DI EMERGENZA AUTOMANTENUTA
	LAMPADA USCITA DI SICUREZZA 1X18W PERMANENTE
	LAMPADA DI EMERGENZA AUTOMANTENUTA DURATA 3h
	RIVELATORE DI MONOSSIDO DI CARBONIO
	RIVELATORE DI VAPORI INFIAMMABILI
	RIVELATORE TERMOCROMOMETRICO
	RIVELATORE OTTICO DI FUMO IN VISTA
	RIVELATORE OTTICO DI FUMO INCASSATO NEL CONTROSPERFETTO
	RIVELATORE LINEARE CON CATERFRANGENTE PORTATA 1140 LARGHEZZA CONTROLLI m12
	PULSANTE ALLARME MANUALE INCENDIO IN CASSETTA CON VETRO A ROMPERE
	PANNELLO DI SEGNALEZIONE OTTICO-ACUSTICA ALLARME ANTINCENDIO
	ELETTROMAGNETE RITENEO PORTE A CHIUSURA AUTOMATICA REI
	CENTRALE DIFFUSIONE SONORA
	ALTOPARLANTE DA INCASSO 5W
	DIFFUSORE A TROMBA 20W
	CENTRALE RIVELAZIONE INCENDIO CONTROLLO ACCESSI E TVOC


LEGENDA IMPIANTI DI ESTINZIONE

SIMBOLO	DESCRIZIONE
	COLONNIA MONTANTE ANTINCENDIO
	CASSETTA A MURO UNI 45
	ESTINTORE A POLVERE DA 6 KG. OGNI 100 MQ
	ESTINTORE A POLVERE DA 6 KG. PER DEPOSITO
	ESTINTORE A CO2
	ORANTE SOPRASSUOLO UNI 70


NOTA BENE:

I LOCALI ADIBITI A DEPOSITO DI MATERIALE COMBUSTIBILE PER LE ESIGENZE GIORNALIERE DEI REPARTI SARANNO DI SUPERFICIE LIMITATA E COMUNQUE NON ECCEDENTE I 10 m², AVRANNO CARATTERISTICHE COME ESPlicitATO NELL'ELABORATO "V01 - RELAZIONE" E RISPETTERANNO QUANTO PRESCRITTO AL PUNTO 5.2.1 DEL D.M. 18/09/02

I LOCALI DESTINATI A DEPOSITO DI MATERIALE COMBUSTIBILE AVRANNO SUPERFICIE NON SUPERIORE A 50 m², AVRANNO CARATTERISTICHE COME ESPlicitATO NELL'ELABORATO "V01 - RELAZIONE" E RISPETTERANNO QUANTO PRESCRITTO AL PUNTO 5.2.2 DEL D.M. 18/09/02

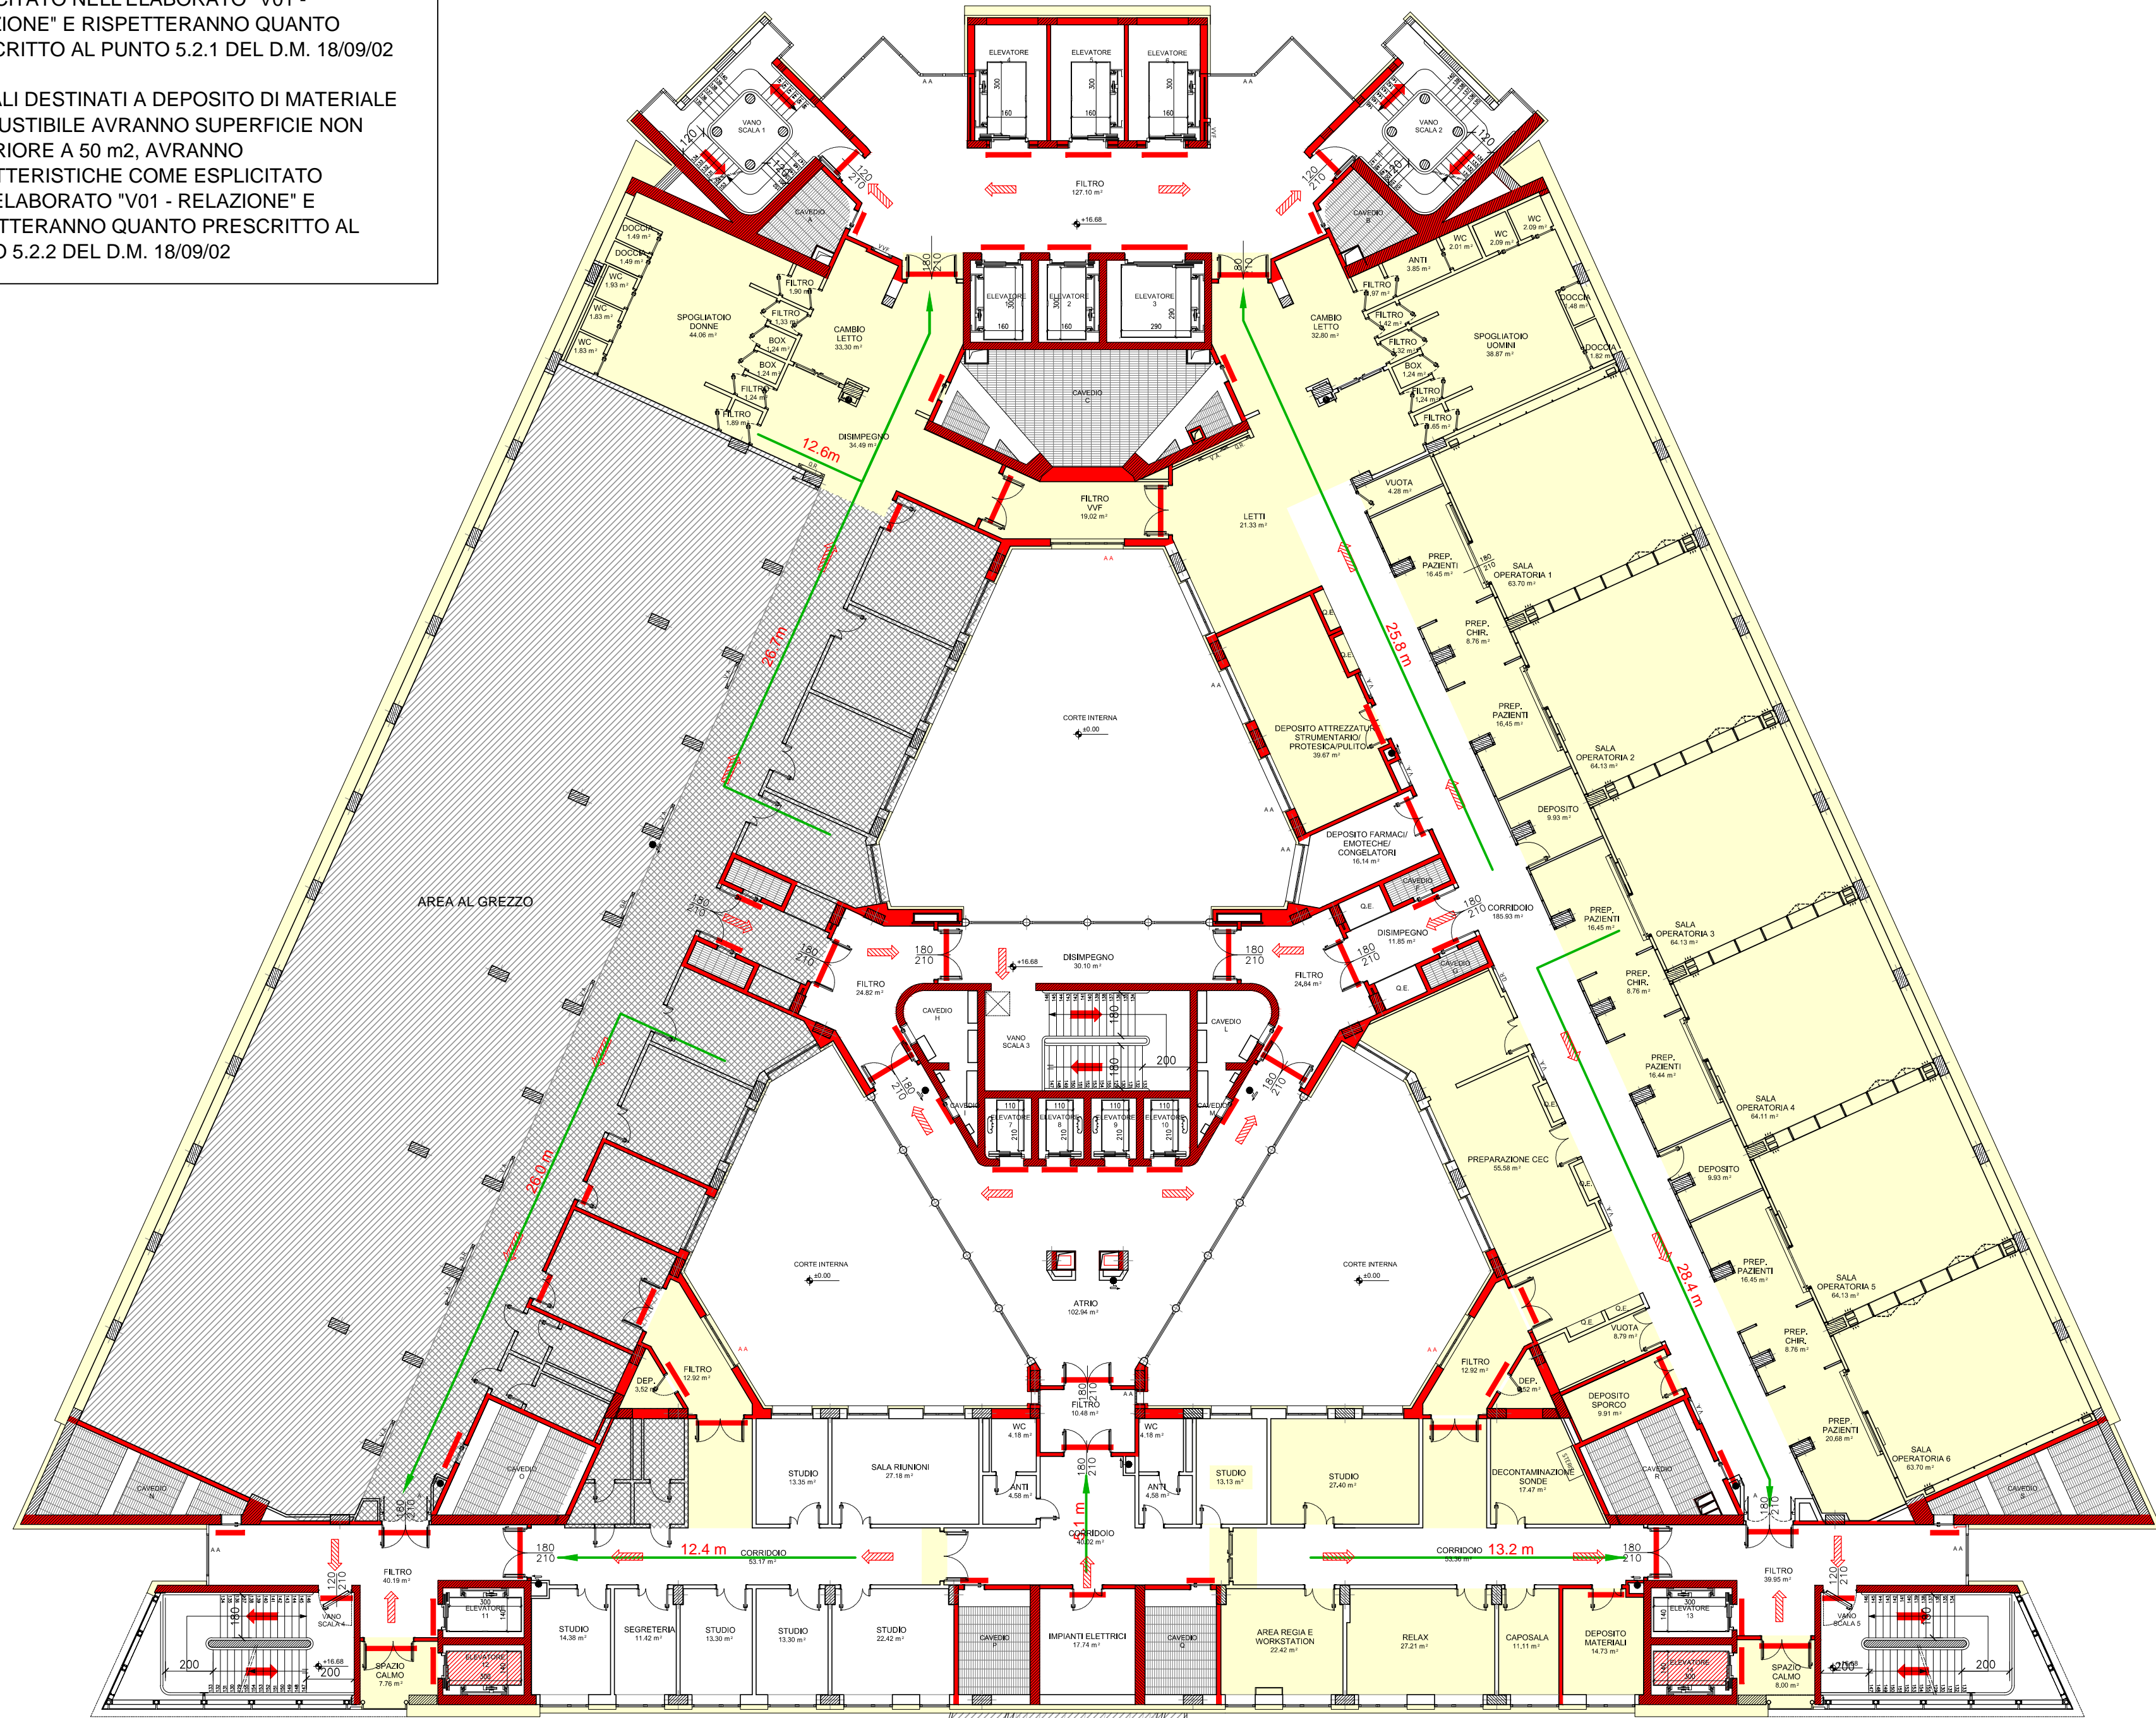


PIANTA PIANO QUARTO
COMPARTIMENTAZIONI E
SISTEMI DI VIE D'USCITA

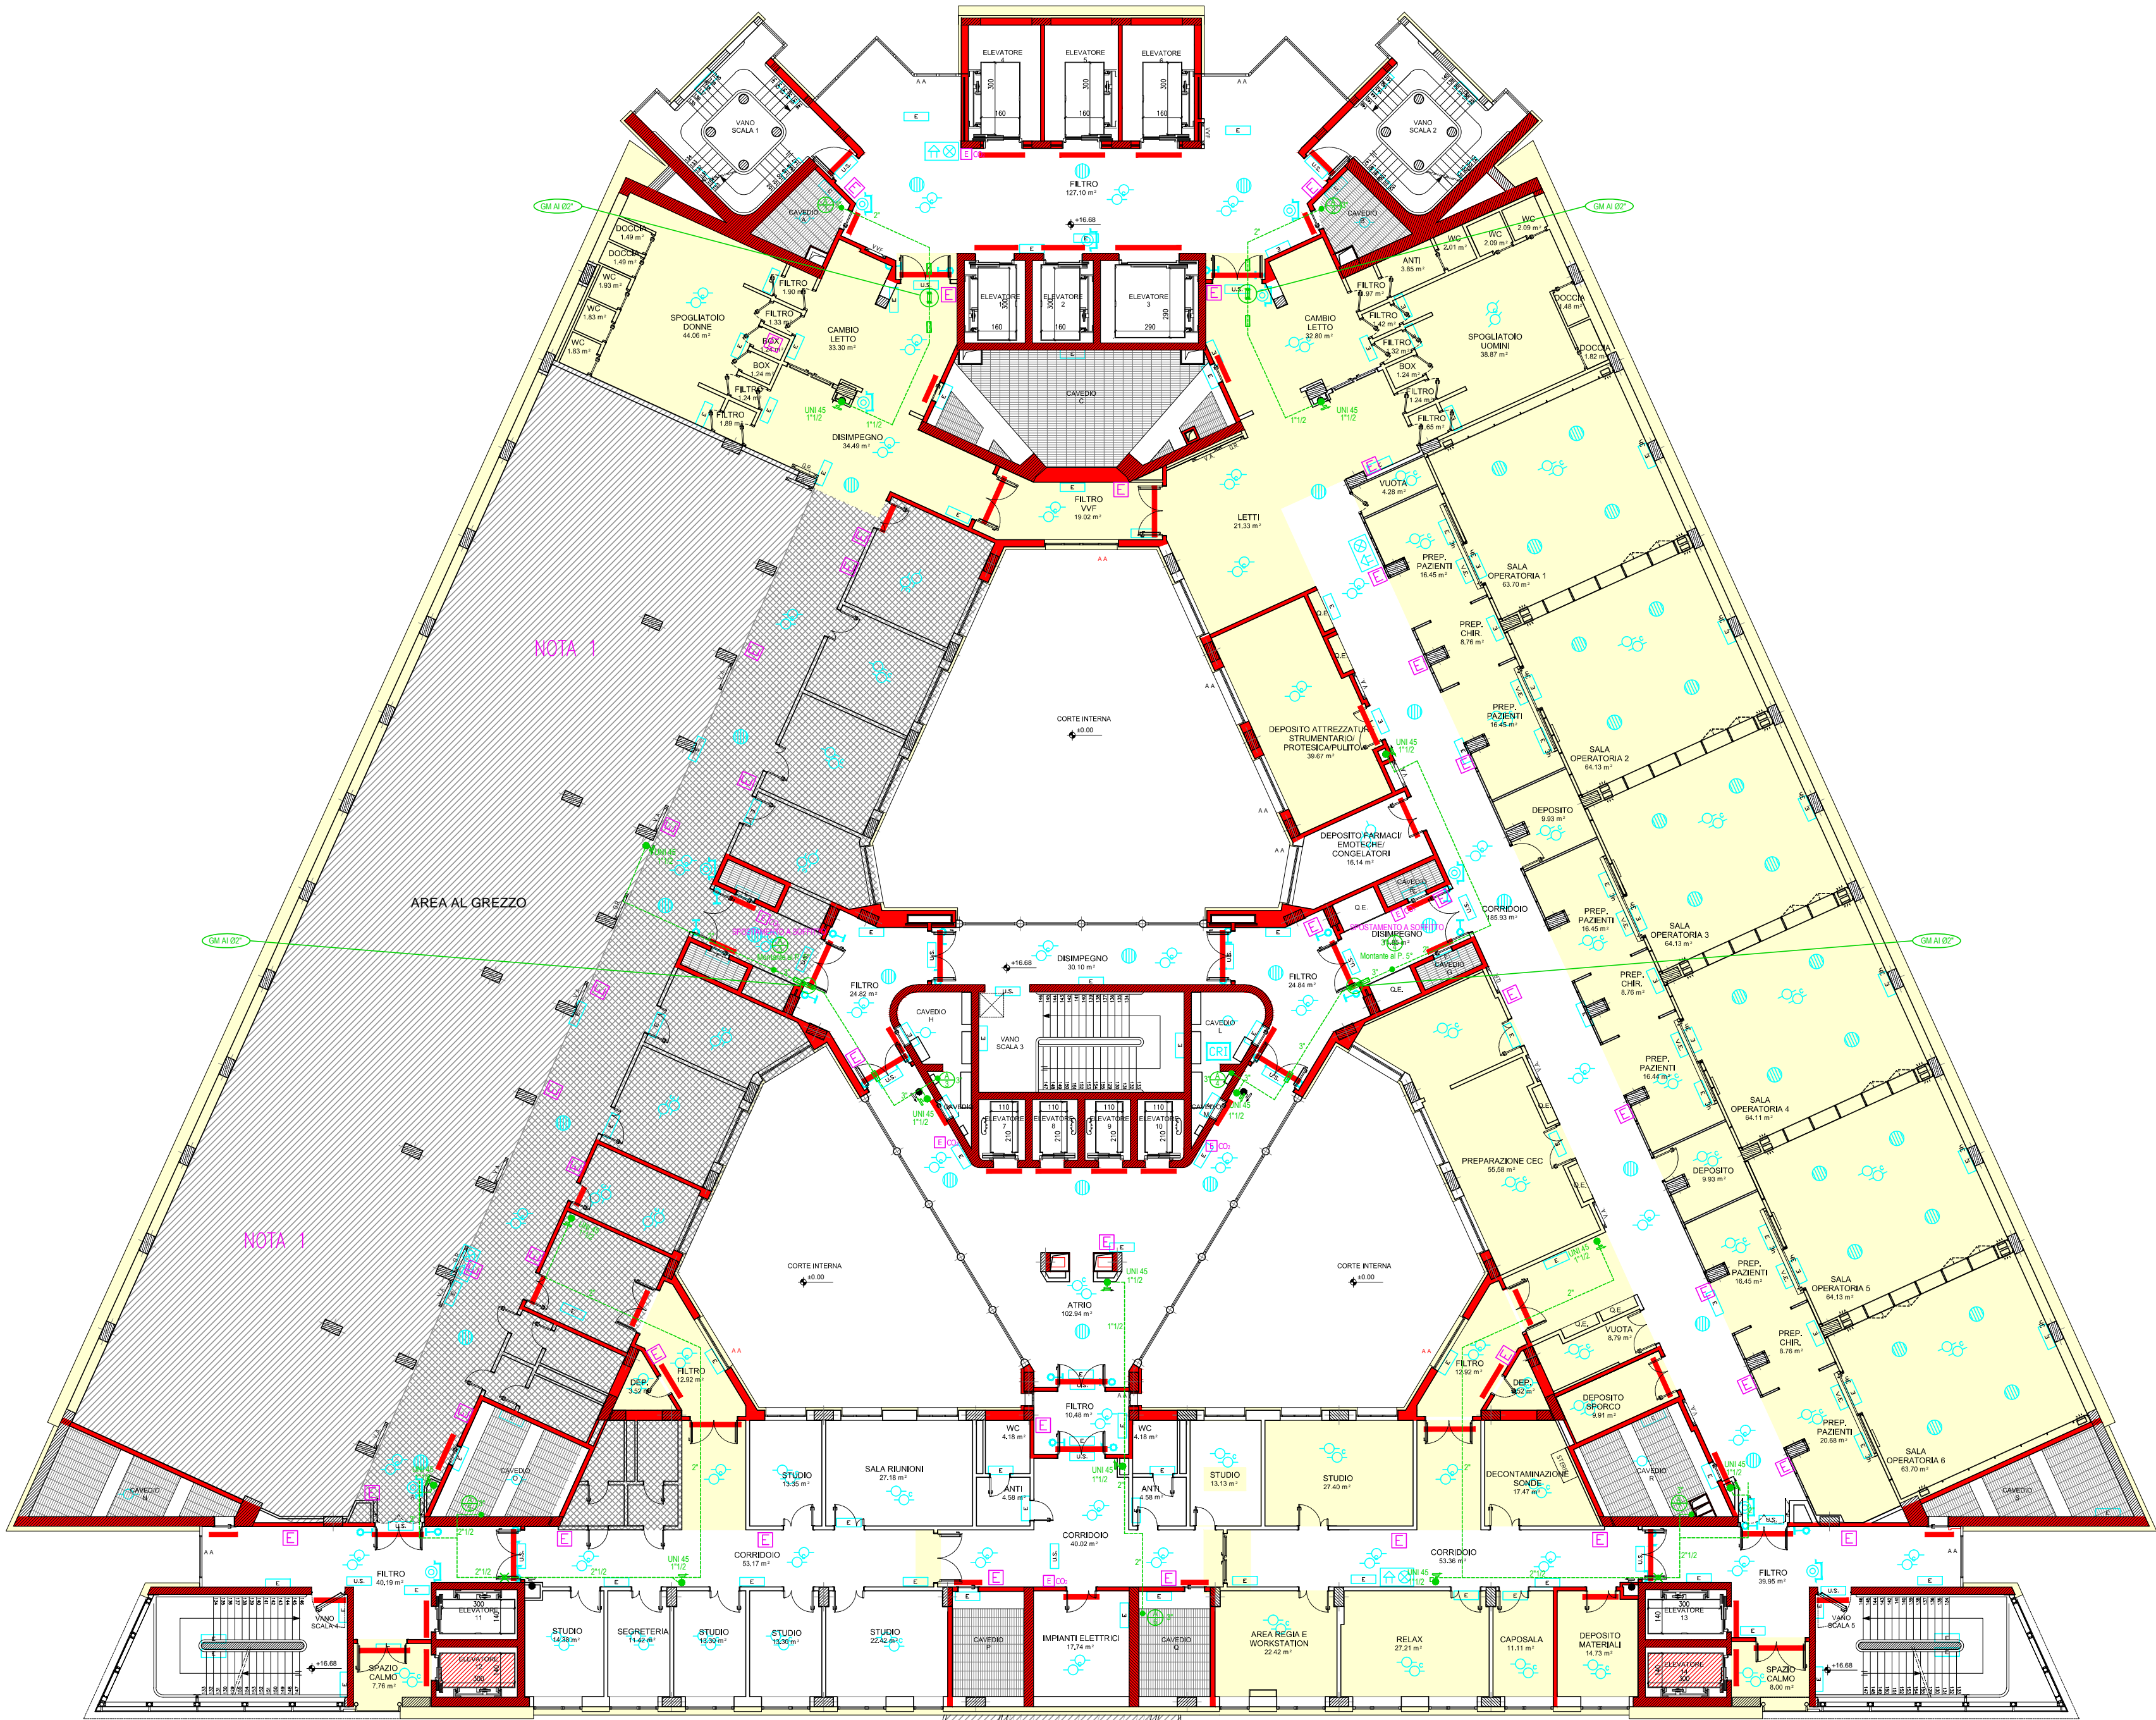

PIANTA PIANO QUARTO
IMPIANTI DI ESTINZIONE, DI RIVELAZIONE
E SISTEMI DI ALLARME

SERVIZIO SANITARIO REGIONALE
EMILIA-ROMAGNA
Azienda Ospedaliera - Università di Bologna
Policlinico S. Orsola-Malpighi

PROGETTO P/12/2014
• INTERVENTO AP 35 "AMMODERNAMENTO TECNOLOGICO, APPARECCHIATURE SANITARIE, APPARECCHIATURE INFORMATICHE E ACQUISIZIONE DI ARREDI"
POLO CARDIO-TORACO-VASCOLARE 4° PIANO ALA C SALE IBRIDE E DI EMODINAMICA

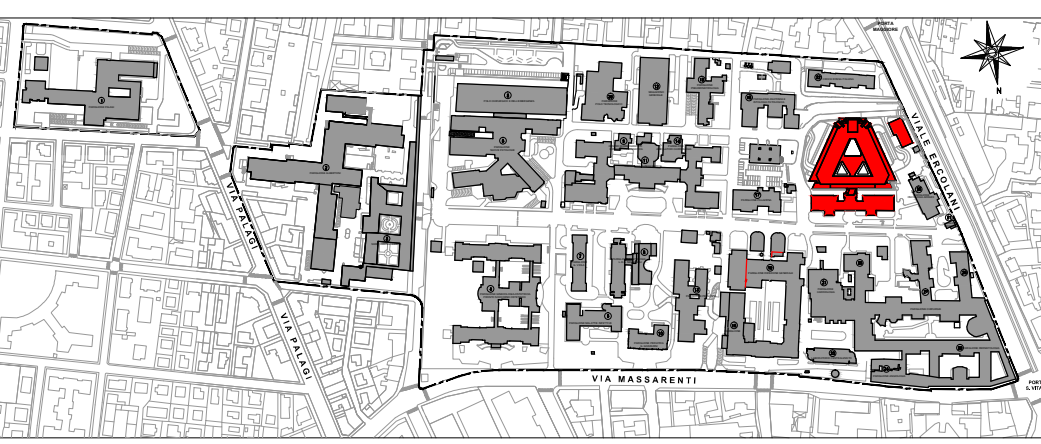

Comittente/Progettista:
DIRETTORE GENERALE Dott. Sergio VENTURI

DIRETTORE SANITARIO Dott. Mario CAVALLI
DIRETTORE AMMINISTRATIVO Dott.ssa Marzia CAVAZZA

DIPARTIMENTO TECNICO
GRUPPO DI LAVORO:
Dott. Ing. Daniela PEDRINI
Dott. Ing. Mariangela SAUTURI
Per. Ing. Denis SCAGLIARINI
Per. Ing. Ivano RIZZOLI
Per. Ing. Giancarlo AMORATI
Per. Ing. Gianni NEGRONI

AGGIORNAMENTI
1
2
3
4
5
6

OGGETTO:
PREVENZIONI INCENDI STATO ATTUALE
PIANTA PIANO QUARTO

COMMESSA:
//
TAVOLA:
04

DATA: 18 Giugno 2014
DISEGNATO DA: gianni negroni

SCALA: 1:100
FILE:

f:\alt_archivio\02_progetti-attivit\2014\p1214_poloerc_4p-ala-c\gara\04 - piano quarto stato attuale.dwg