

COMUNE DI BOLOGNA

N° PROGR.



SERVIZIO SANITARIO REGIONALE
EMILIA-ROMAGNA
Azienda Unità Sanitaria Locale di Bologna
Dipartimento Tecnico Patrimoniale

Istituto delle Scienze Neurologiche
Istituto di Ricovero e Cura a Carattere Scientifico

CONSEGNA

VERIFICA/VALIDAZIONE/APPROVAZIONE

DATA E PROT.


DATA E PROT.

TIMBRI E FIRME DI ATTESTAZIONE DELLA VERIFICA/VALIDAZIONE

Fornitura sistemi e materiale per esecuzione
del Non Invasive Prenatal Test (NIPT)
Laboratorio LUM Ospedale Maggiore

SPAZIO RISERVATO PER APPROVAZIONE TITOLO EDILIZIO

PROGETTO ARCHITETTONICO Ing. Franco Emiliani	PROGETTO STRUTTURALE	PROPRIETA' AZIENDA USL DI BOLOGNA DELEGATO CON DELIBERA N. 263 del 12/07/2019 IL DIRETTORE DEL DIPARTIMENTO TECNICO PATRIMONIALE (Ing. Claudia Reggiani)
PROGETTO IMPIANTI ELETTRICI Ing. Davide Canarini	PROGETTO IMPIANTI MECCANICI Ing. Franco Emiliani	DIRETTORE GENERALE Dott. Paolo Bordon
PRIME INDICAZIONI PER LA SICUREZZA Ing. Franco Emiliani		RESPONSABILE UO Servizi di Supporto alla Gestione Patrimoniale e alla Progettazione Ing. Franco Emiliani
		RESPONSABILE PROCEDIMENTO
PRESIDIO: OSPEDALE MAGGIORE		COLLABORATORE/ESTENSORE
EDIFICIO: PALAZZINA MEDICINA NUCLEARE	CODICE EDIFICIO OM_HMN	DIREZIONE LAVORI
PIANO: PRIMO		CODICE PROG. ELAB. N. AR01
ELABORATO: STATO DI FATTO		SOSTITUISCE IL N. SOSTITUITO DAL N.
ARCHIVIO USL N.:	DATA: MAGGIO 2023	SCALA: 1:100
ARCHIVIO N.:	FILE:	REFERENTE AMMINISTRATIVO:
		MOD01 PsgB01 ADT Rev. 5.1 del 26/10/2016
		AGGIORNAMENTI
		1 3
		2 4

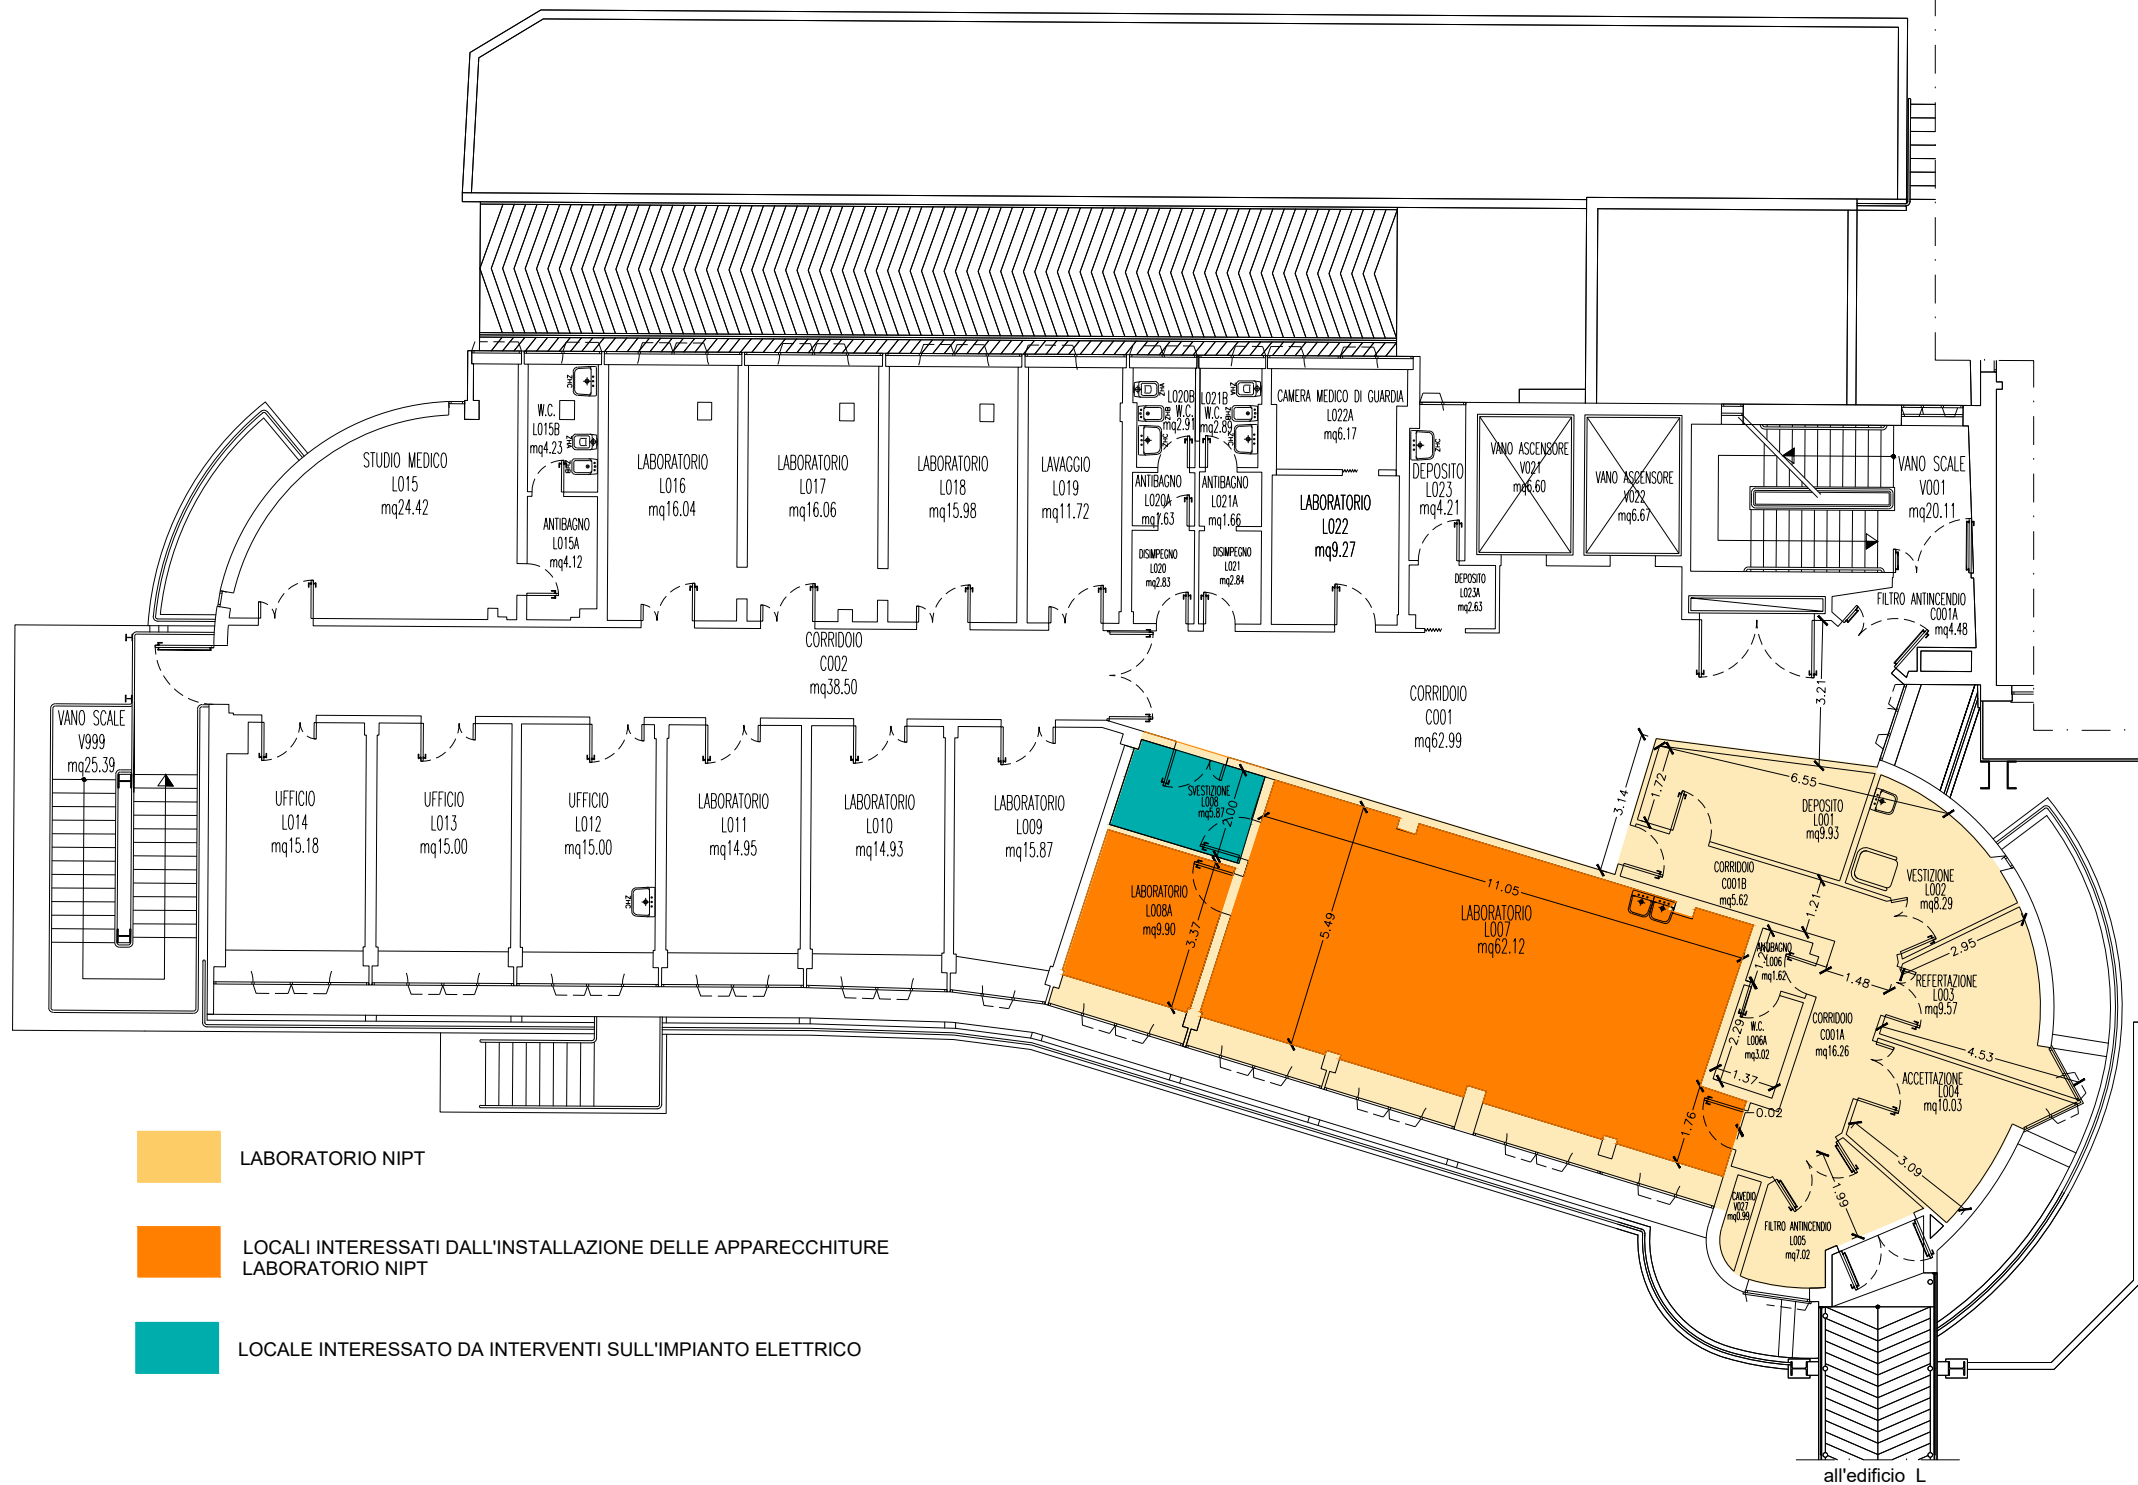

- LABORATORIO NIPT
- LOCALI INTERESSATI DALL'INSTALLAZIONE DELLE APPARECCHITURE LABORATORIO NIPT
- LOCALE INTERESSATO DA INTERVENTI SULL'IMPIANTO ELETTRICO