
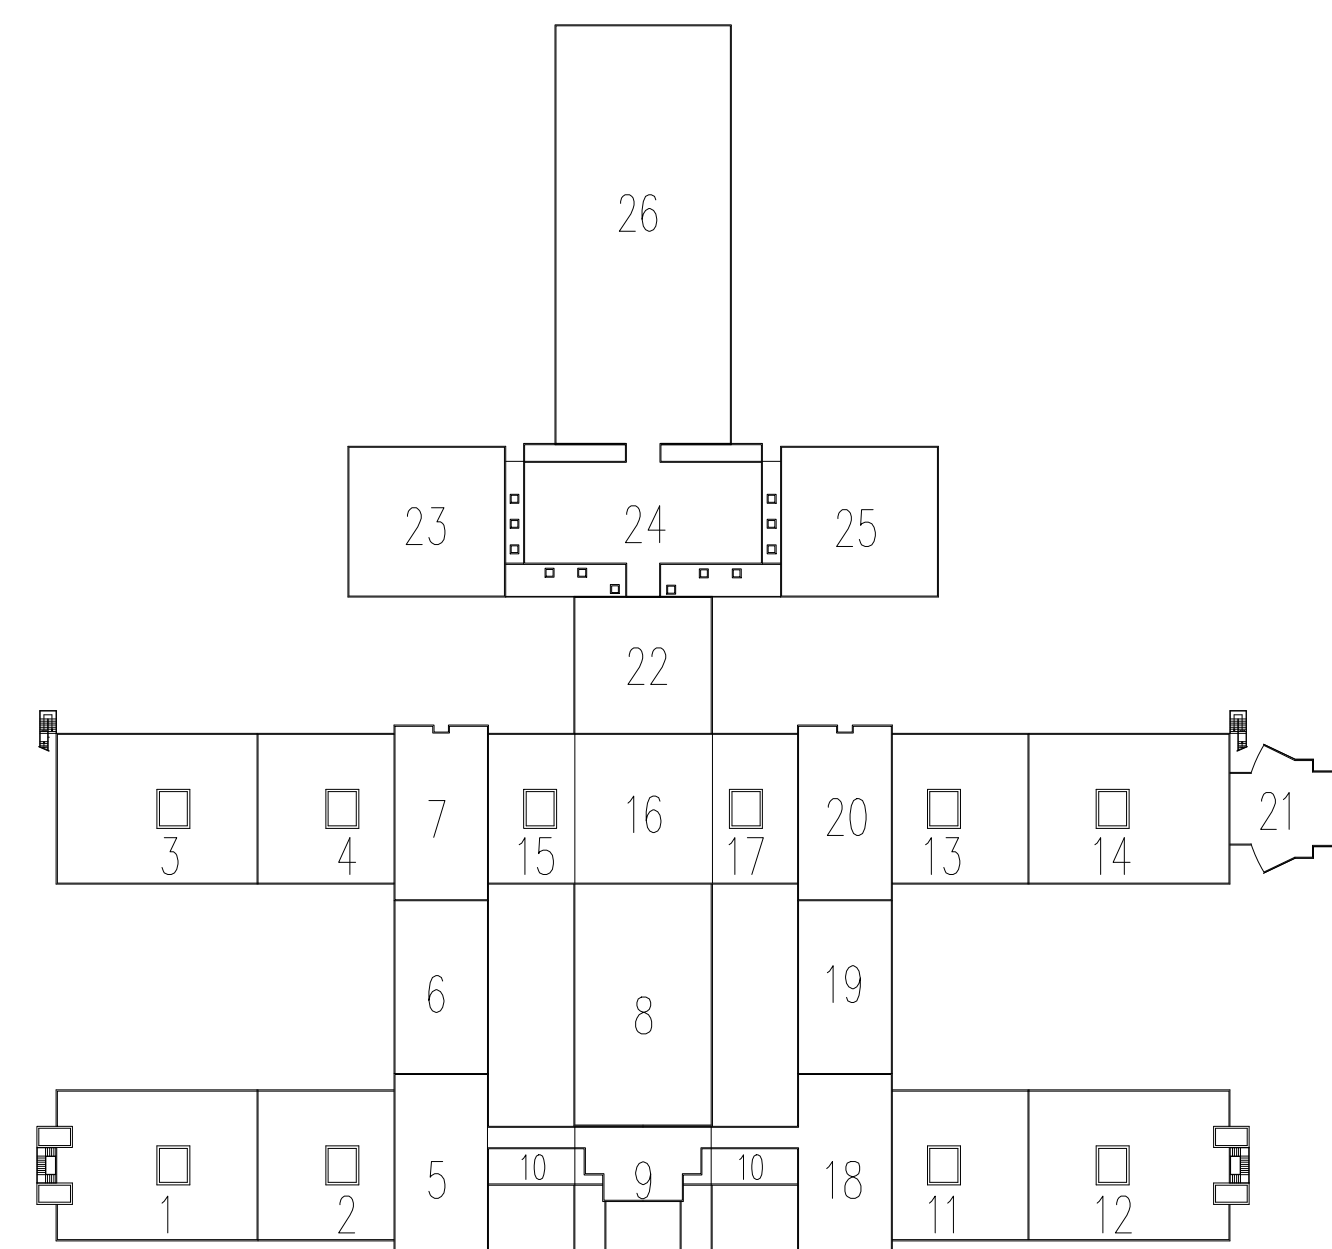
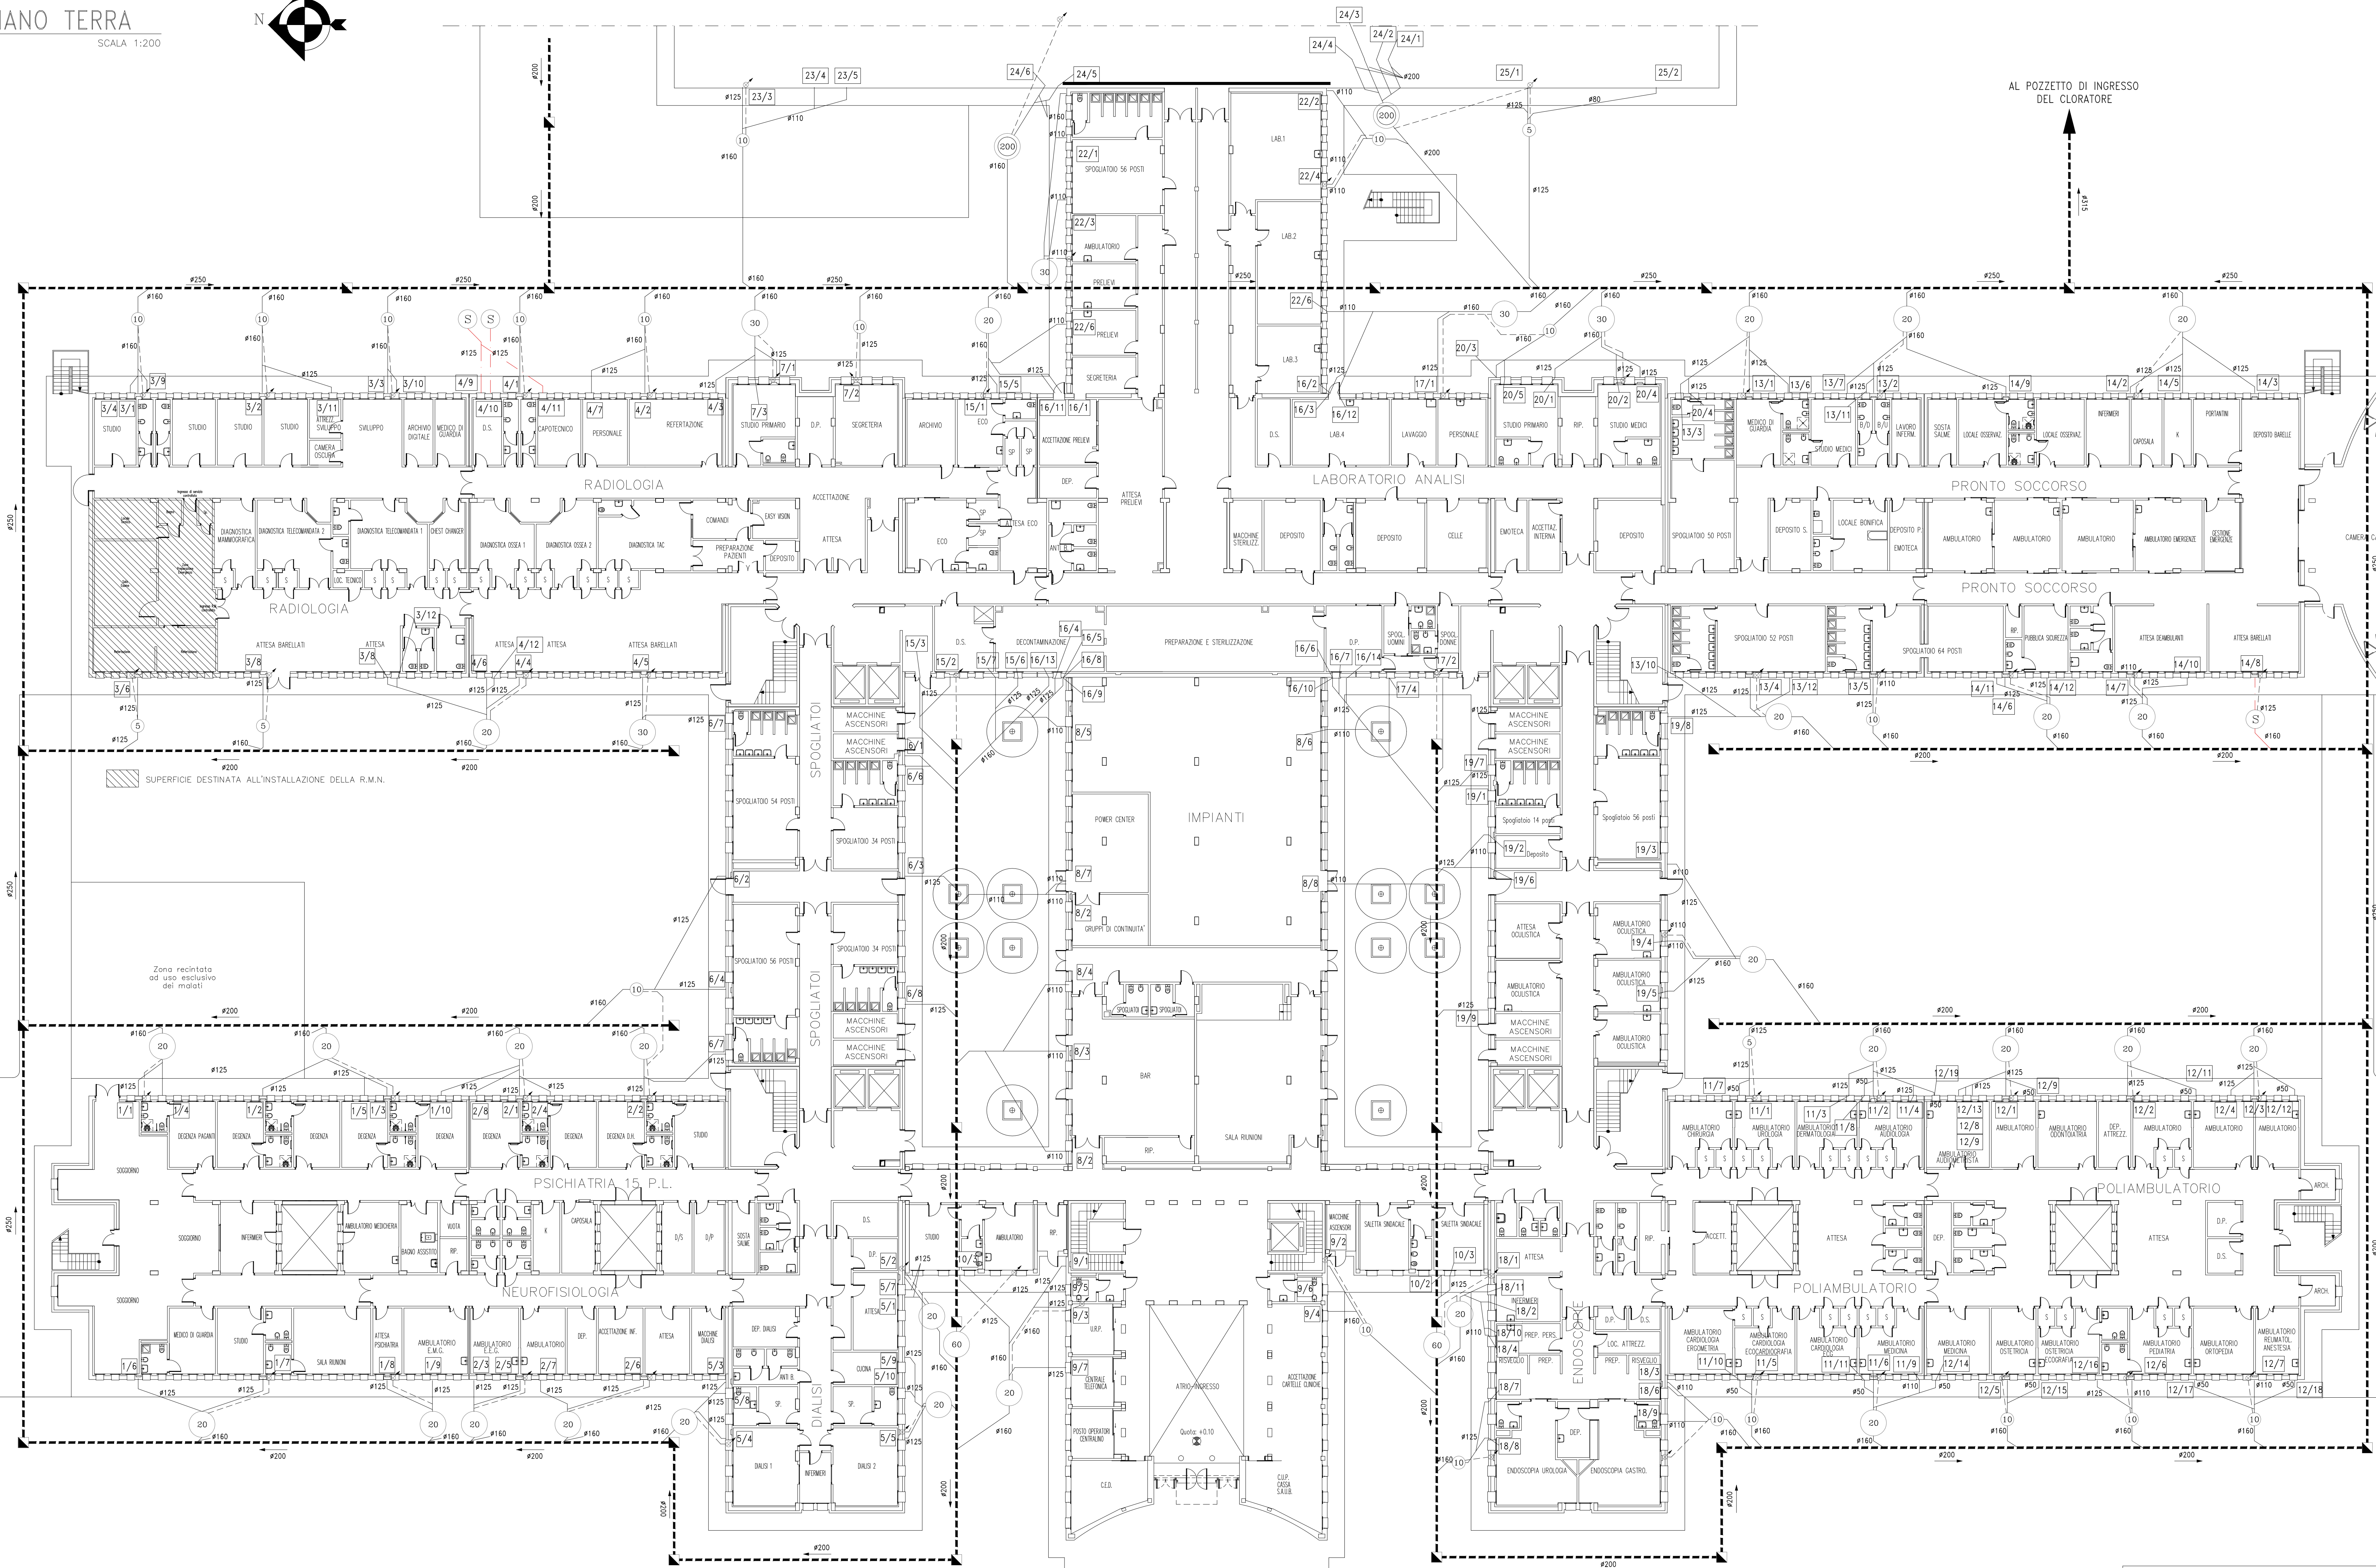



PIANTA PIANO TERRA

SCALA 1:200

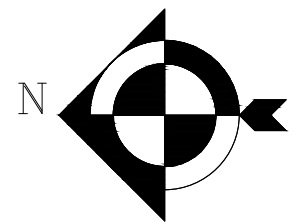

RIFERIMENTO BLOCCHI PIANTE

SERVIZIO SANITARIO NAZIONALE - REGIONE EMILIA ROMAGNA  
AZIENDA U.S.L. DI FERRARA  
PROGETTO DEL NUOVO POLO OSPEDALIERO  
DEL BASSO FERRARESE

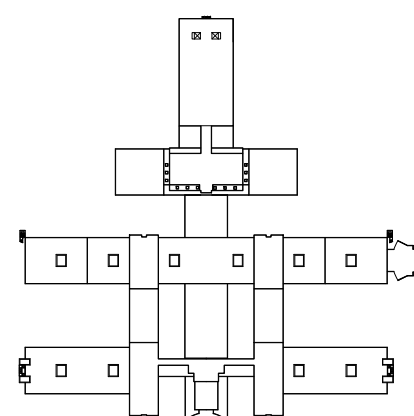

PROGETTO "AS-BUILT" IMPIANTI

ASSOCIAZIONE TEMPORANEA FRA LE IMPRESE

MANDATARIA: - COOP COSTRUTTORI - Argento - Ferrara  
MANDANTI: - CONSORZIO EMILIANO ROMAGNOLI - Bologna  
- CLAR E.A. Soc. Coop. e r.l. - Bologna  
- CEM Soc. Coop. e r.l. - Ferrara  
- IMPRESA FEGG WALTER - Codigoro - Ferrara  
- LAVORI INDUSTRIALI S.p.A. - Codigoro - Ferrara  
- MAZZANTI S.p.A. - Argento - Ferrara  
- GELSA S.r.l. - Ferrara  
- OFFICINE SPETOLI S.p.A. - Ferrara  
- CERAMICI IMPIANTI S.p.A. - Bologna  
- COOPERATIVA MURATORI RIUNITI - Fio - Ferrara

GRUPPO DI PROGETTAZIONE

Progetto Architettonico: ARCH. GIANNI PIRANI  
Progetto Impianti: ING. ANGELO BORTOLAZZI  
Progetto Strutture: ING. DAVIDE BIONDIANELLI

TITOLO ELABORATO  
PIANTA PIANO TERRA  
POSIZIONAMENTO FOSSE IMHOFF

TIPO  
IMP.

TAVOLA  
451/T-17

DATA  
AGOSTO 1998

AGG.  
NOVEMBRE 2000

SCALA  
1:200

FORMATO  
A3

FILE:2000 OSPEDALE LAGOMARCO/AS-BUILT/TERMINAZIONE/451-T-17.dwg

Scala Pz. 10-1

LEGENDA	
	COLLETTORE DI SCARICO ACQUE NERE (n=2%).
	COLLEGAMENTI INTERRATI PER LE TUBAZIONI DI SCARICO IN POLIETILENE ALTA DENSITA' (PEAD)
	COLLEGAMENTI INTERRATI PER LE VENTILAZIONI DELLE FOSSE IMHOFF IN PEAD
	TUBAZIONE SCARICHI SPECIALI IN PEAD
	COLONNA DI VENTILAZIONE FOSSE IMHOFF E SEPARATORE STATICO IN PEAD #80 FINO IN COPERTURA
	FOSSE IMHOFF ( n= NUMERO UTENTI )
	SEPARATORE STATICO DI GRASSI E OLII VEGETALI PER IL PRETRATTAMENTO DELLE ACQUE PROVENIENTI DA CUCINE ( n= NUMERO UTENTI )
	VASCA DI RACCOLTA SCARICHI SPECIALI
	POZZETTO DI ISPEZIONE E RACCORDO